





LEGENDA	
	TUBULAÇÃO QUE SOBE
	TUBULAÇÃO QUE DESCE
	CAIXA DE PASSAGEM DE EMBUTIR NO PISO
	CAIXA DE PASSAGEM DE SOBREPOR NO TETO
	RACK ABERTO COM GUIAS DE CABO-19"
	TOMADA RJ45 - 0,30m DO PISO
	TOMADA RJ45 - 1,10m DO PISO
	ACCESS POINT

- NOTAS IMPORTANTES**
- AS TUBULAÇÕES AQUI ESPECIFICADAS, DEVEM TER SEU USO ÚNICO E EXCLUSIVO PARA O FIM QUE FOI ESPECIFICADO EM PROJETO.
 - DEVEM SER UTILIZADOS PARA TODA A INSTALAÇÃO ESPECIFICADA NESTE PROJETO.
 - ELETRODUTOS FLEXÍVEL CORRUGADO REFORÇADO EM PAREDE E FORRO, E ELETRODUTO DE AÇO GALVANIZADO ENTERRADO.
 - OS ELETRODUTOS AQUI ESPECIFICADOS, NÃO DEVEM SER SUBMETIDOS A CURVAS.
 - DEVEM SER UTILIZADOS PARA ESTE FIM, CURVAS PRÉ-FABRICADAS COM DIÂMETRO E MATERIAL COMPATÍVEIS COM A TUBULAÇÃO EM QUESTÃO.
 - UTILIZAR BUCHAS E ARRUELAS COM DIÂMETRO E MATERIAL COMPATÍVEIS COM A TUBULAÇÃO.
 - PARA A FIXAÇÃO DOS ELETRODUTOS AS CAIXAS DE PASSAGEM.
 - TODOS OS MATERIAIS EMPREGADOS PARA A CONFEÇÃO DOS PROJETOS AQUI DESCRITOS, DEVEM ATENDER AS ESPECIFICAÇÕES PRECONIZADAS NAS NORMAS VIGENTES.
 - A REDE PI ANTENA DE TV SERÁ APARENTE SOB O TELHADO, A ANTENA SERÁ POSICIONADA NO LOCAL DE MELHOR SINAL A CRITÉRIO DO INSTALADOR.
 - TUBOS NÃO INDICADOS SERÃO DE Ø3/4", CAIXAS NÃO INDICADAS SERÃO NR1 - 5x10.
 - A REDE DEVERÁ SER CERTIFICADA PARA CAT. B.

- NOTAS**
- AS TERMINAÇÕES DAS TUBULAÇÕES TERÃO BUCHAS E ARRUELAS METÁLICAS.
 - TODA A TUBULAÇÃO SERÁ GUIADA COM ARAME GALVANIZADO COM Ø = 1,65mm ou nº 14 AWG.
 - DEVERÁ SER DEIXADA, EM CADA CAIXA DE SAÍDA OU PASSAGEM, UMA FOLGA NOS FIOS DE TRÊS VEZES O LADO DA CAIXA.
 - OS FIOS DEVEM IR DIRETO AS CENTRAIS DE DADOS/02.
 - OS FIOS NÃO DEVERÃO TER EMENDAS AO LONGO DO SEU TRAJECTO.

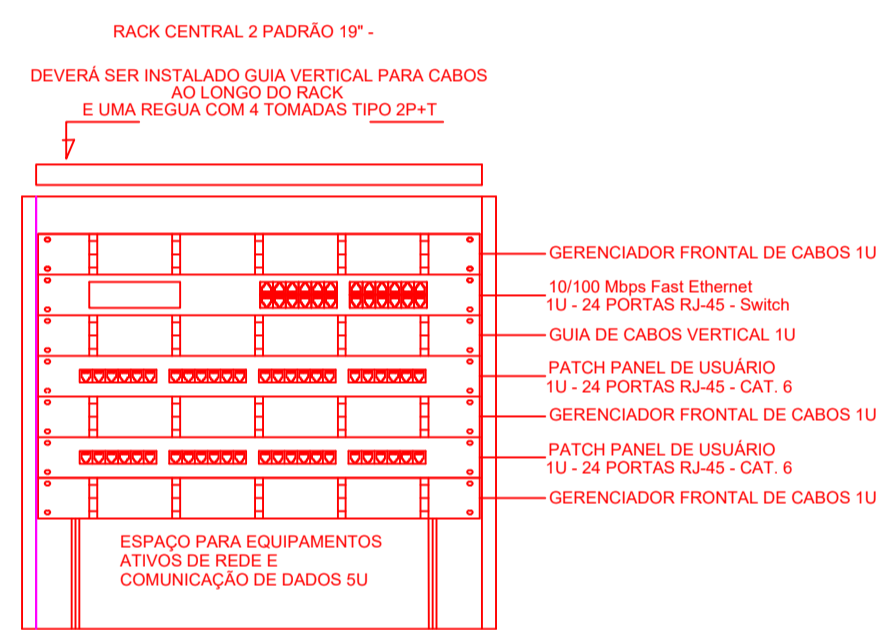

DETALHE RACK DE 5U
 VISTA FRONTAL SEM ESCALA TÍPICO

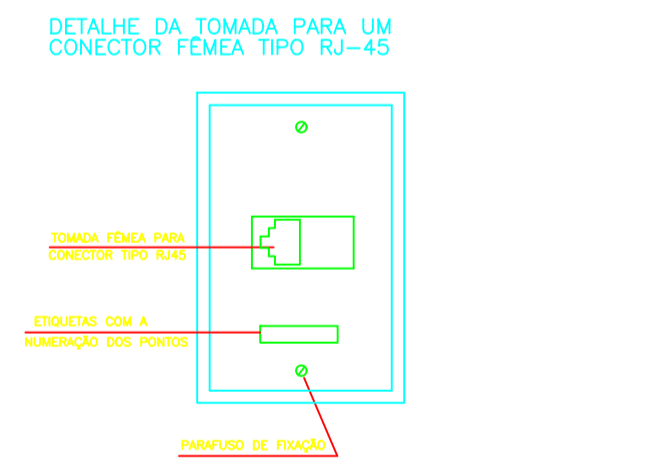

PLANTA BAIXA - IMPLANTAÇÃO ELÉTRICA

- REFERÊNCIAS:**
- MEMORIAL DESCRITIVO E ESPECIFICAÇÕES TÉCNICAS;
 - PLANILHA DE QUANTITATIVOS.

Secretaria de Educação

GOVERNO DO PARÁ
POR TODO O PARÁ

PROJETO DE INSTALAÇÕES

ESTABELECIMENTO: **CRECHES POR TODO O PARÁ**

PLANTA DE CABEAMENTO ESTRUTURADO

DESCRIÇÃO DA PLANILHA: PLANTA DE LANÇAMENTO DA REDE LÓGICA	DATA: OUTUBRO 2023	Nº DA PLANILHA: ECE 01/01
VERSÃO: REV03		ESCALA: 1/100
DESCRIÇÃO DA VERSÃO: EMISSÃO INICIAL		